

REGIONE PIEMONTE

PROVINCIA DI TORINO

**CITTA' DI SUSÀ**

**PROGETTO DEFINITIVO/ESECUTIVO**

**PER INTERVENTO DI COMPLETAMENTO  
FUNZIONALE DELL'IMPIANTO DI RISCALDAMENTO  
PRESSO LA SCUOLA DELL'INFANZIA E PRIMARIA  
IN CORSO LUCIANO COUVERT N.24 A SUSÀ (TO)**

DOCUMENTO  
**02\_ ELABORATO GRAFICO - TAV. 1**  
STATO DI FATTO PIANO SEMINTERRATO


DATA  
GIUGNO 2018  
SCALA  
1:100

IL PROPOLENTE  
CITTA' DI SUSÀ  
Via Palazzo di Città n.39 - 10059 - Susa (TO)  
Tel. (+39)0122 646311 - Fax (+39)0122 646307  
Codice Fiscale: 66501110018 - Partita IVA: 02709870010

IL PROGETTISTA  
ARCHITETTO  
BRANDA-BRUNO LUCA  
C.F.: BRN LCU 81M14 L0131Y  
I.N.A. 03982700103  
VIA S. PIETRO 16  
01039 - Susa (TO)  
Cell. 348.22.51.489  
E-mail: luca.branda@iberici.it  
Ordine degli Architetti della Provincia di Torino n. 7799

T

Termosistoni in acciaio originari, scollegati dall'impianto

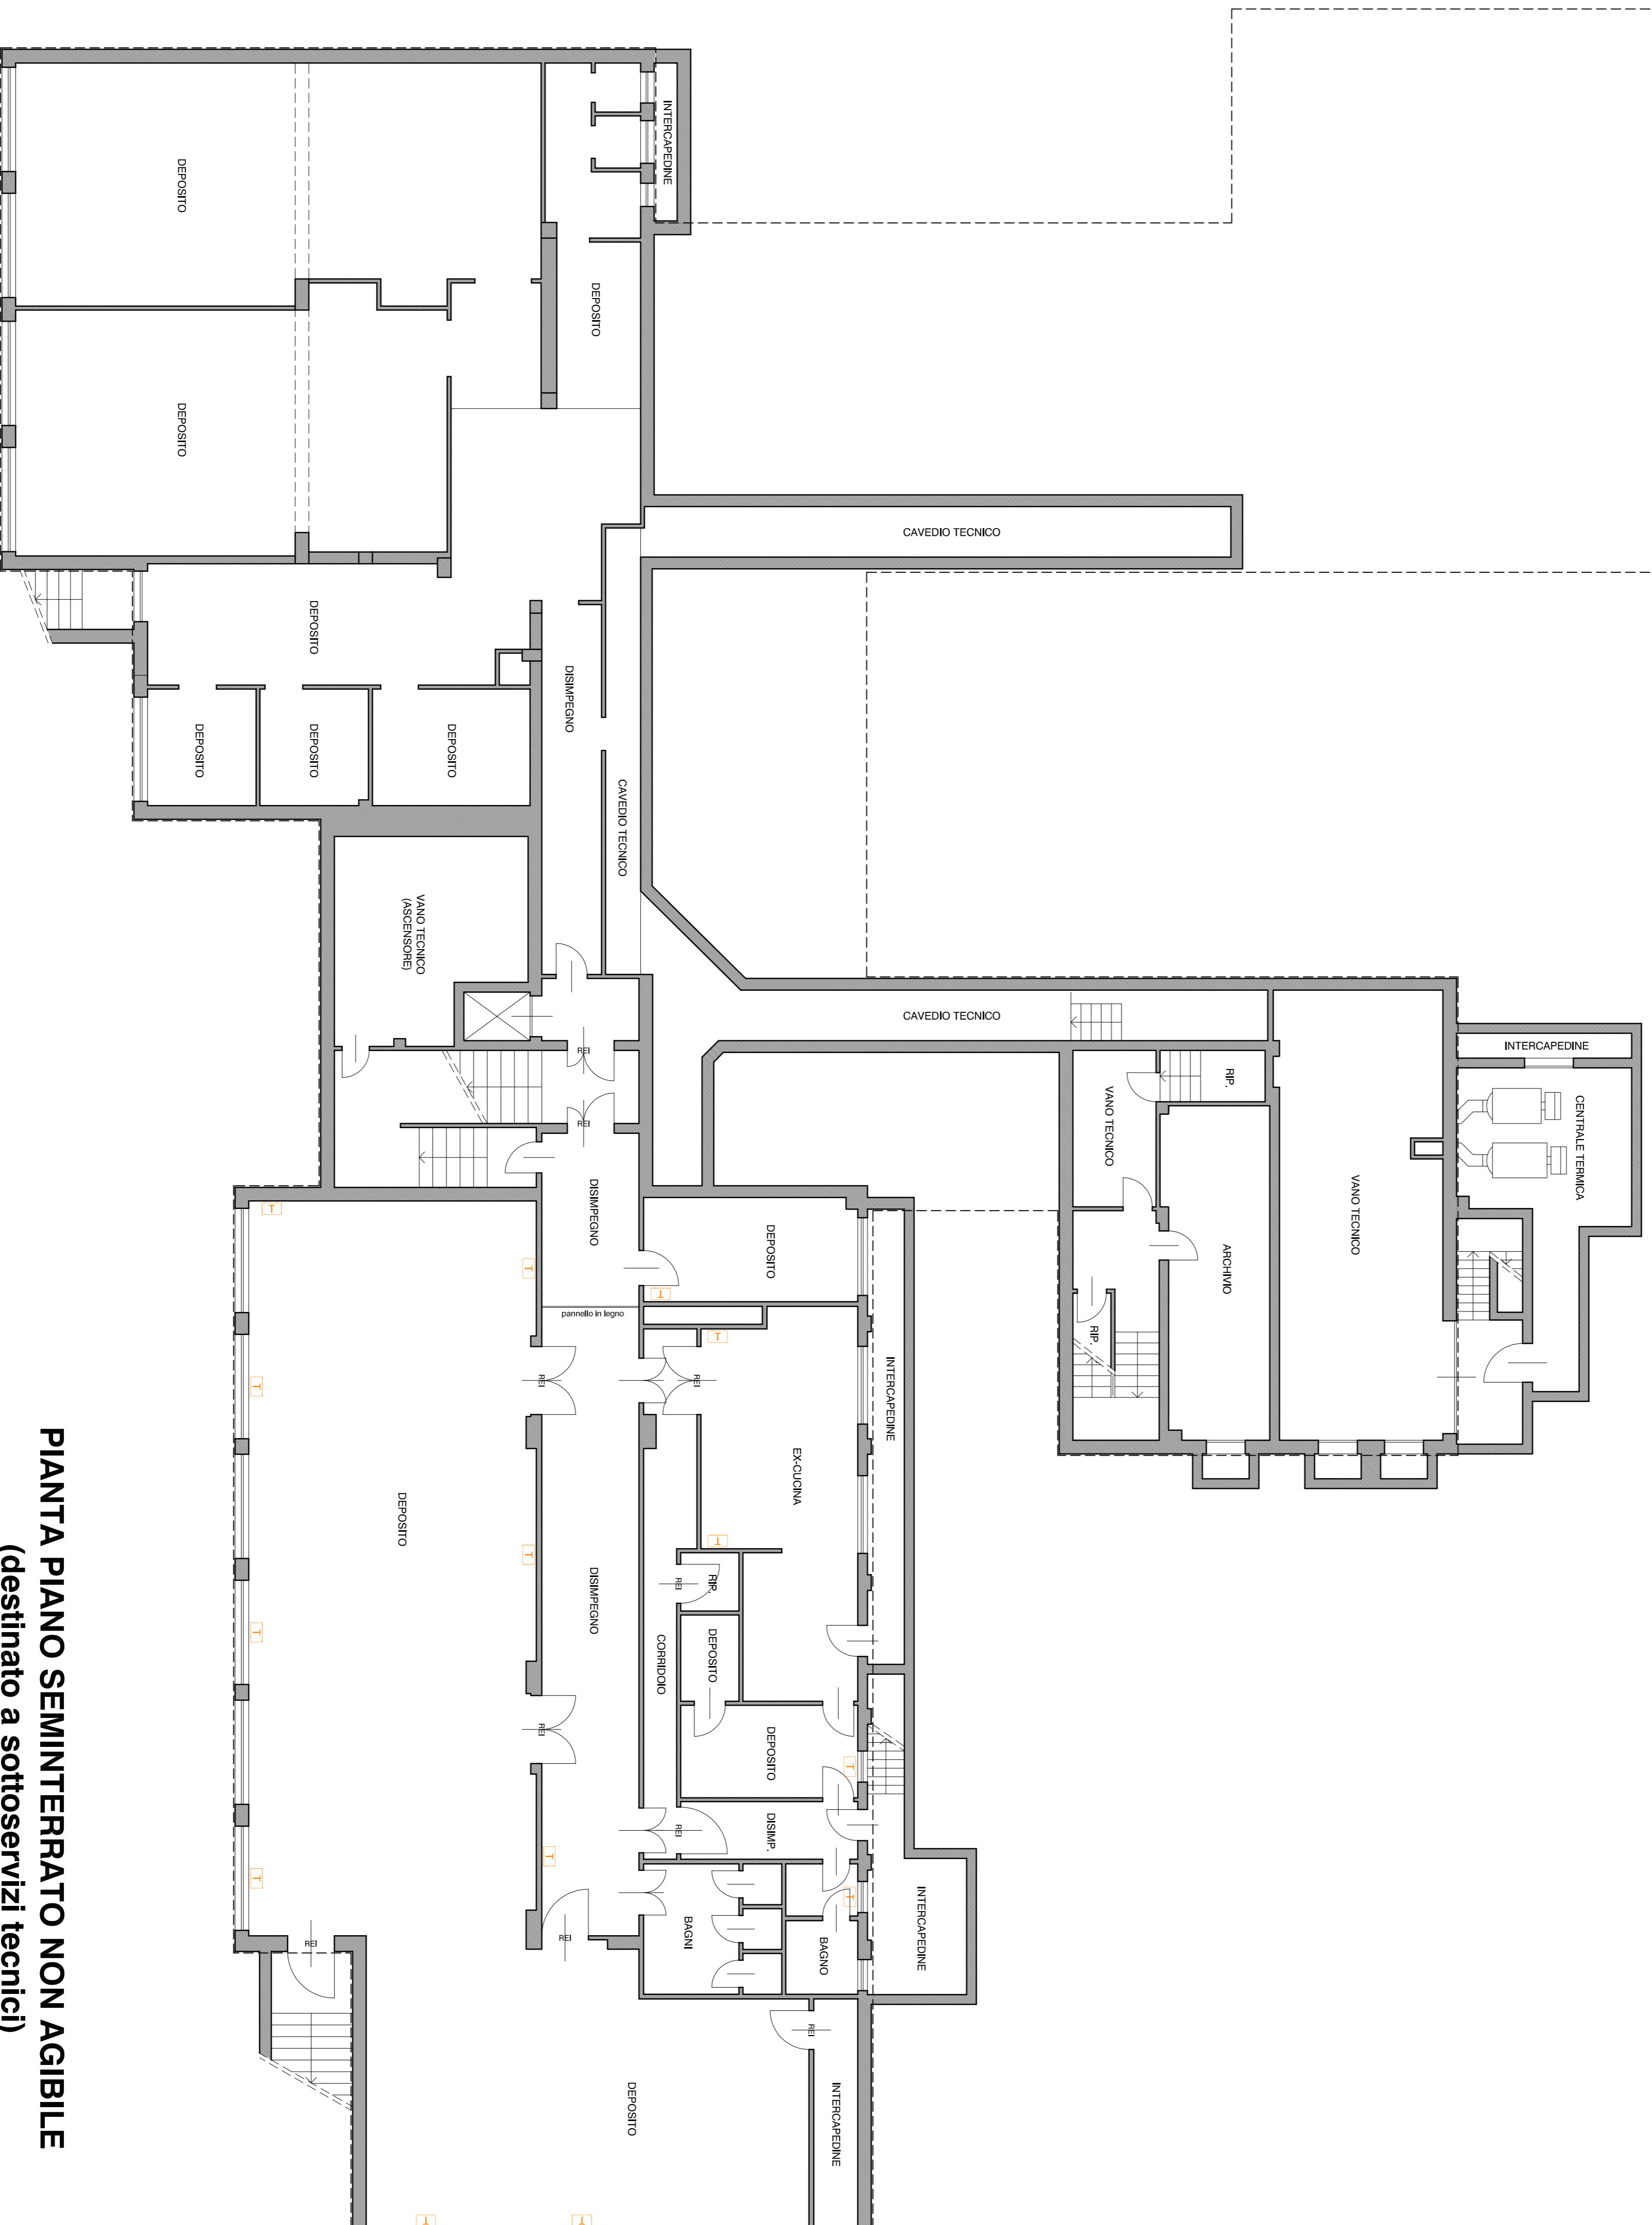

**PIANTA PIANO SEMINTERRATO NON AGIBILE**  
**(destinato a sottoservizi tecnici)**  
**STATO DI FATTO - SCALA 1:100**